



Ajuntament de Calvià
Mallorca

DOCUMENT ELECTRÒNIC

Versió NTI: <http://administracionelectronica.gob.es/ENI/XSD/v1.0/documento-e>
Identificador: 536512
Òrgans: Ajuntament de Calvià
Data Captura: 2020-11-28 11:04:19
Origen: Administració
Estat elaboració: EE01
Tipus documental: Còpia autèntica en paper de document electrònic
Tipus firmes: Xades Internally Detached

Firmant	Perfil	Data	Estat firma
MOSTEIRO SANS JOSE LUIS - [REDACTED]		28/11/2020	Vàlida


Pot recuperar el document introduint el codi CSV a: <https://www.admonline.calvia.com/csv>



CAL0375939070043Z4413D3DHBH

CSV:

004 recuperar-el-document-introduint-el-codi-codi-ai-https://web.education.caib.es/comentari

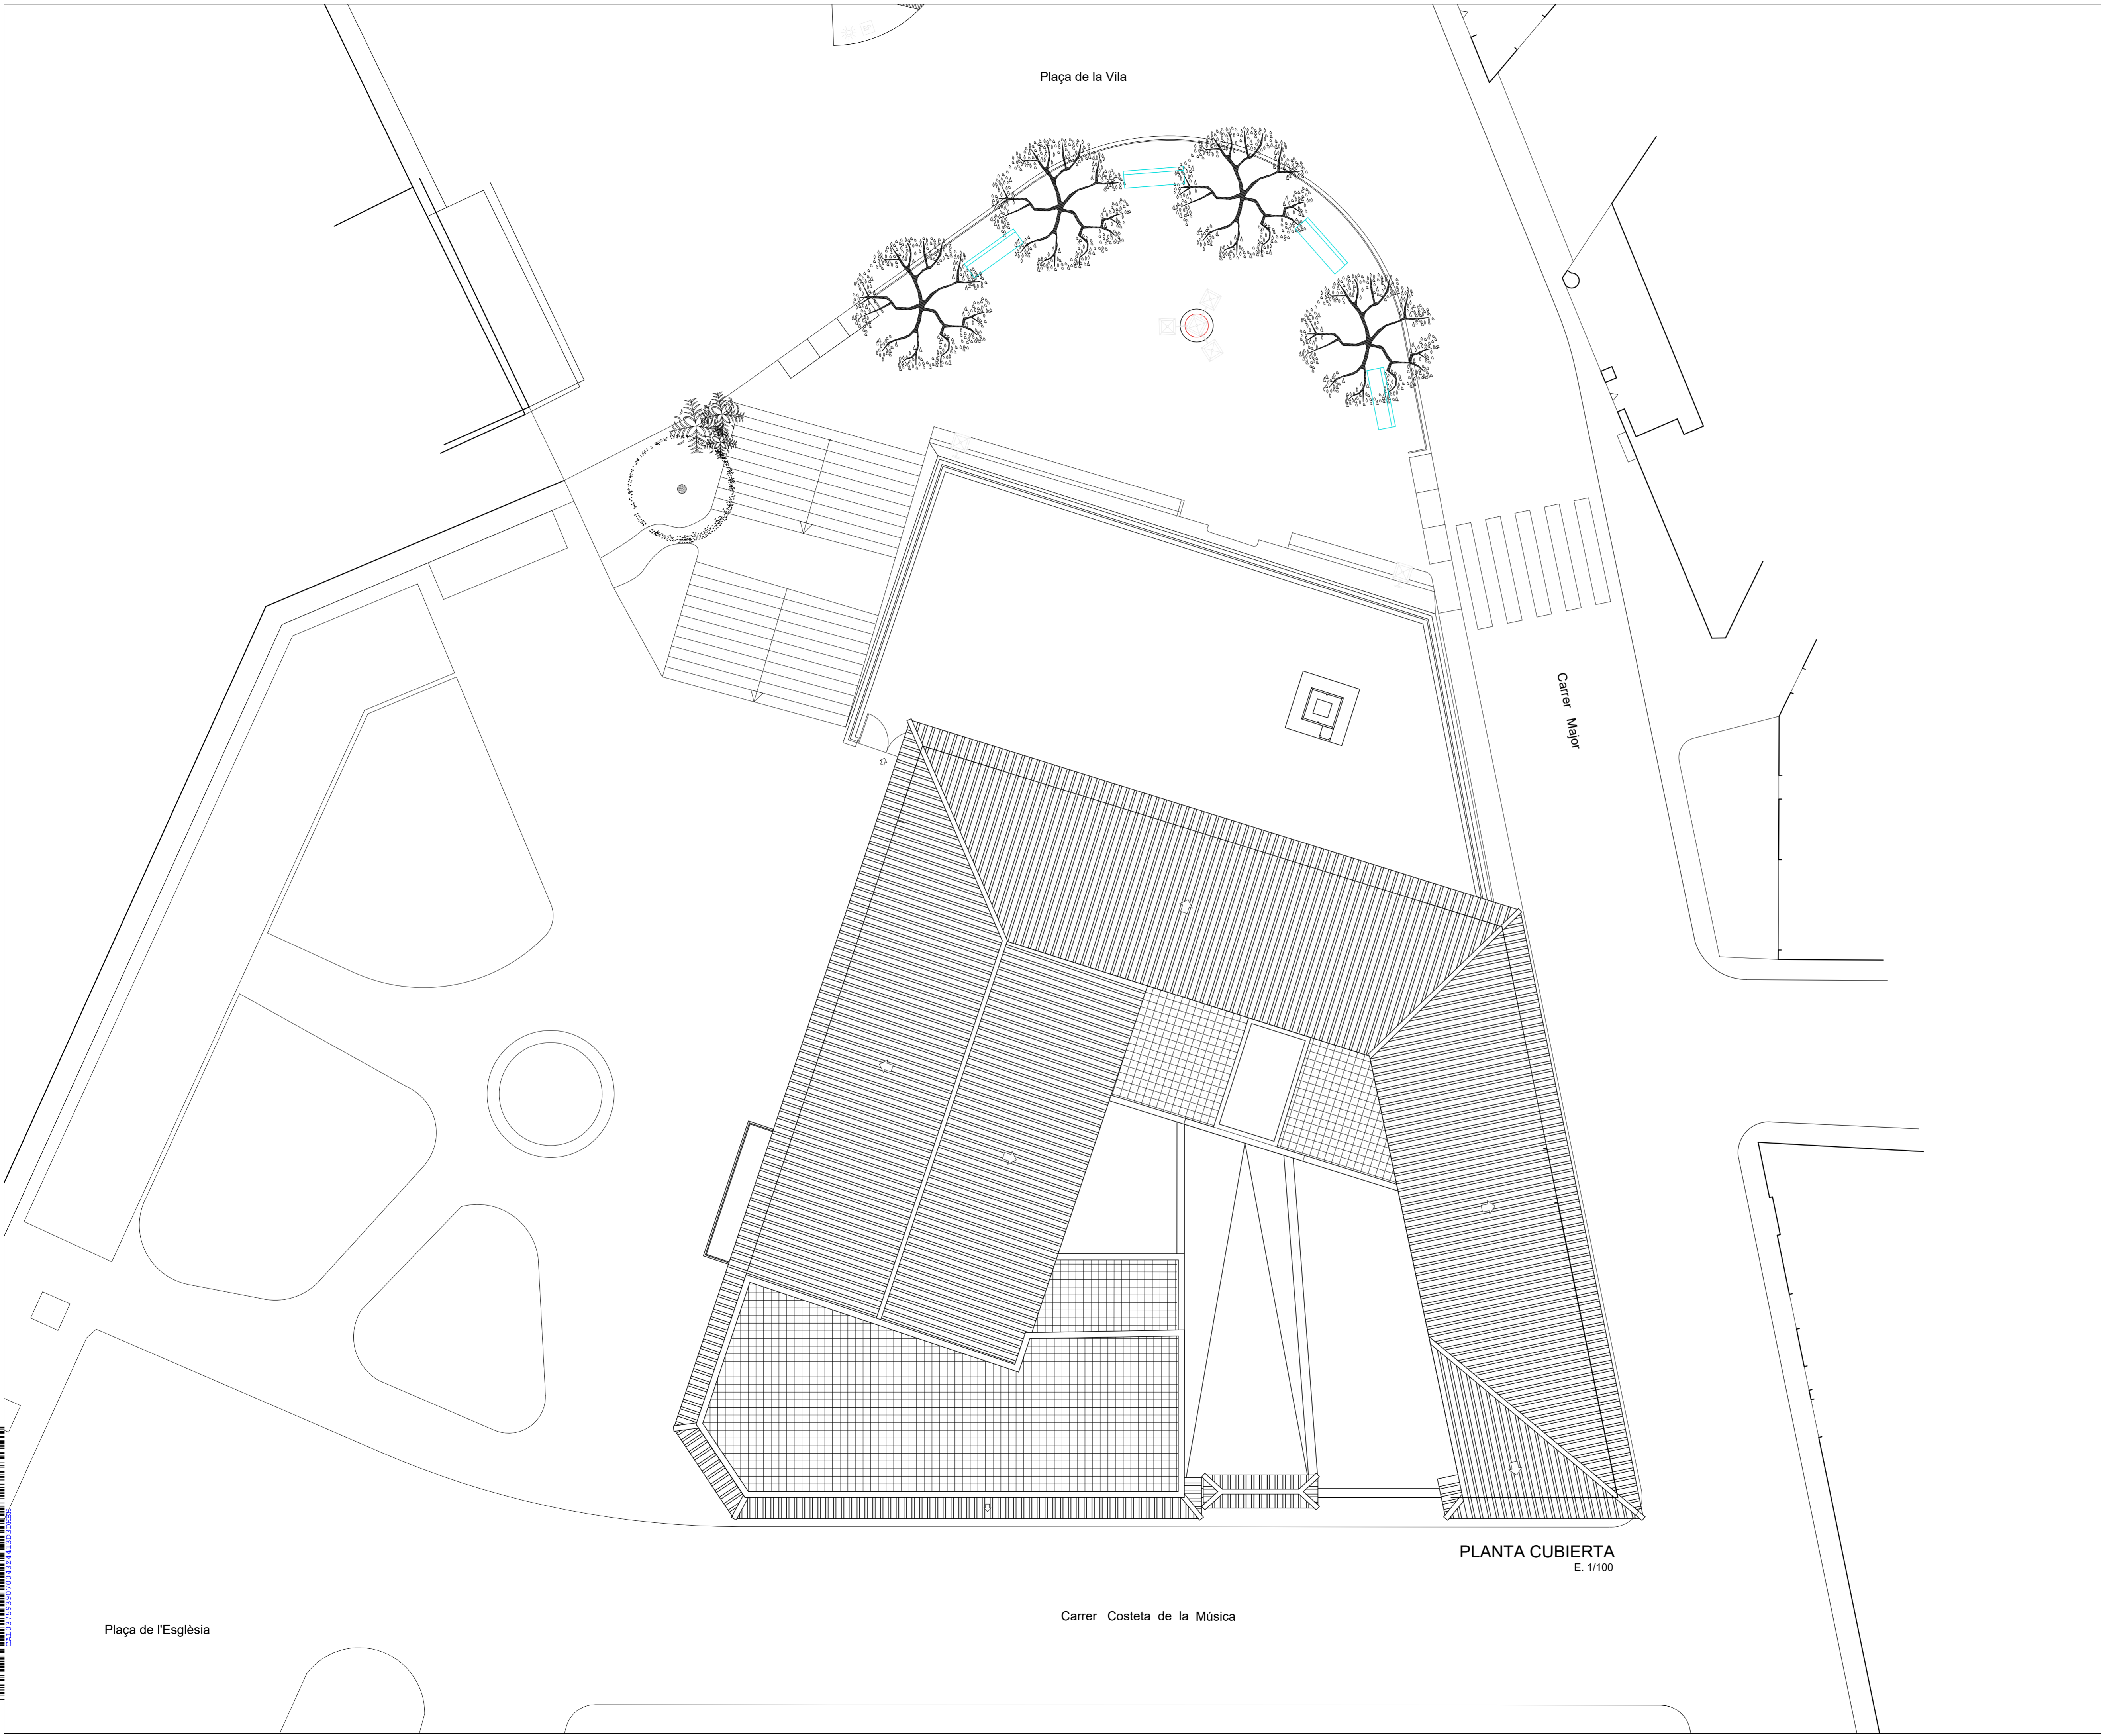

PLANTA CUBIERTA
E. 1/100

		PROYECTO EJECUCIÓN	
Título del proyecto : Climatización. Reforma Instalación Eléctrica. Escalera de Emergencia. Escola de Música de Calvià			
El Técnico Municipal : Ignacio Pomar Piña Arquitecto	Plano : ESTADO ACTUAL PLANTA CUBIERTA	Nº Plano : 05 1 DE 1	Fecha : Noviembre 2018
Delineante : B.Pujol	Referència : 026/18	Escala : 1/100	Fecha : Noviembre 2018